



CORTE AA
ESCALA 1 :200

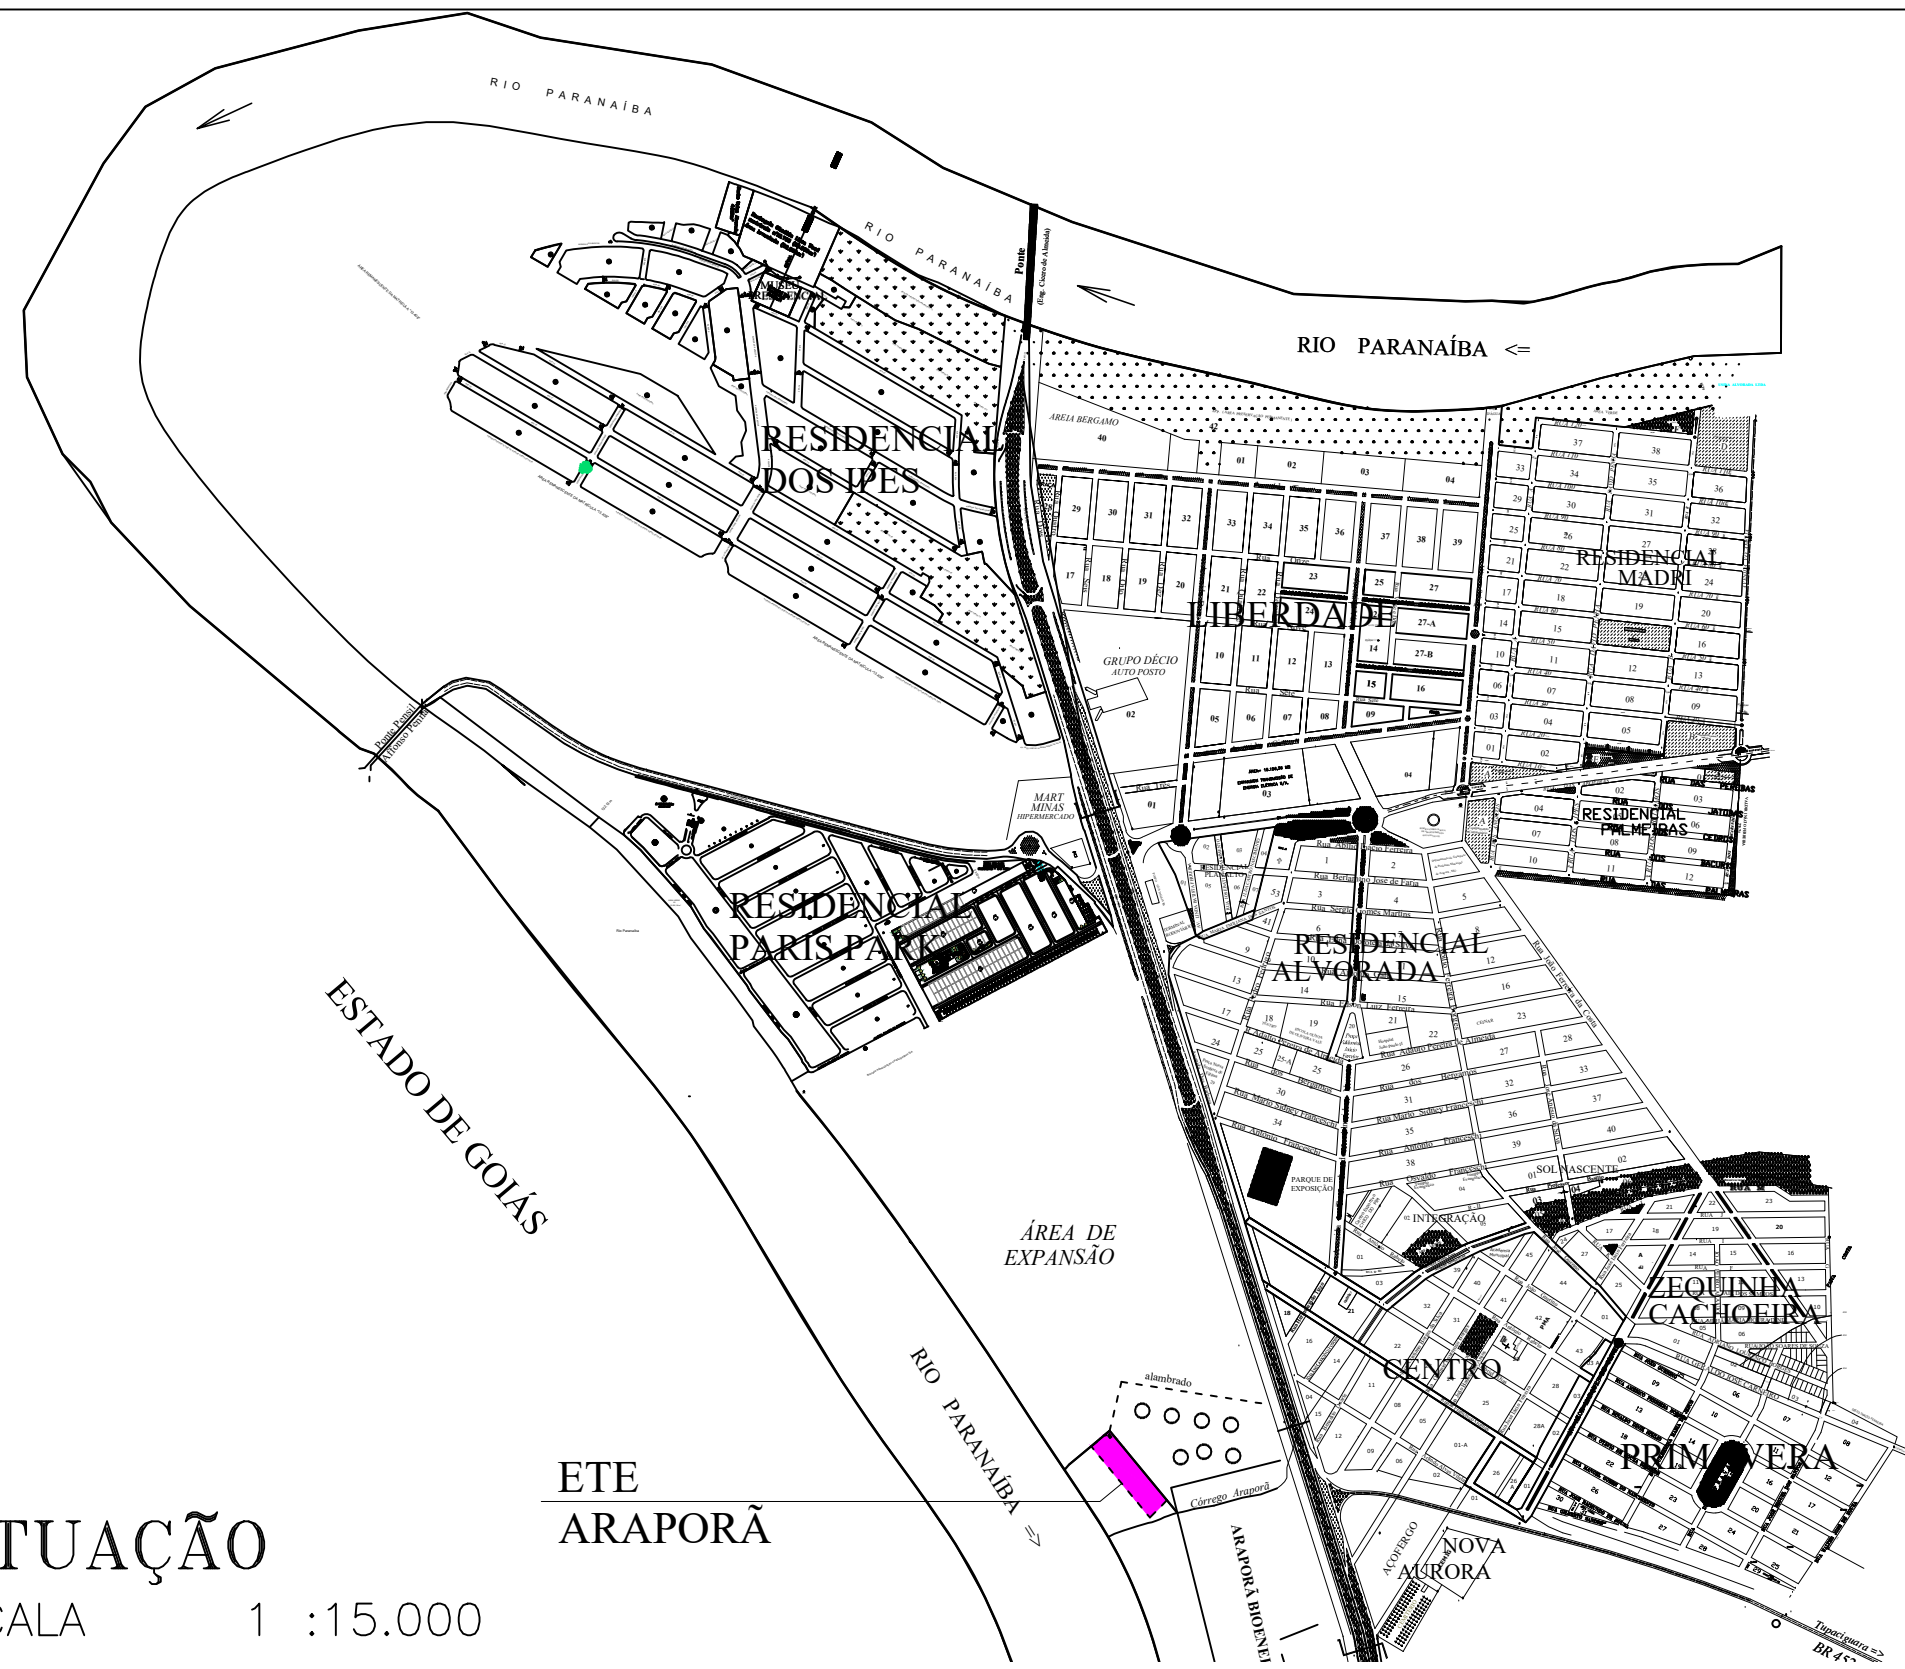

SITUAÇÃO
ESCALA 1 :15.000

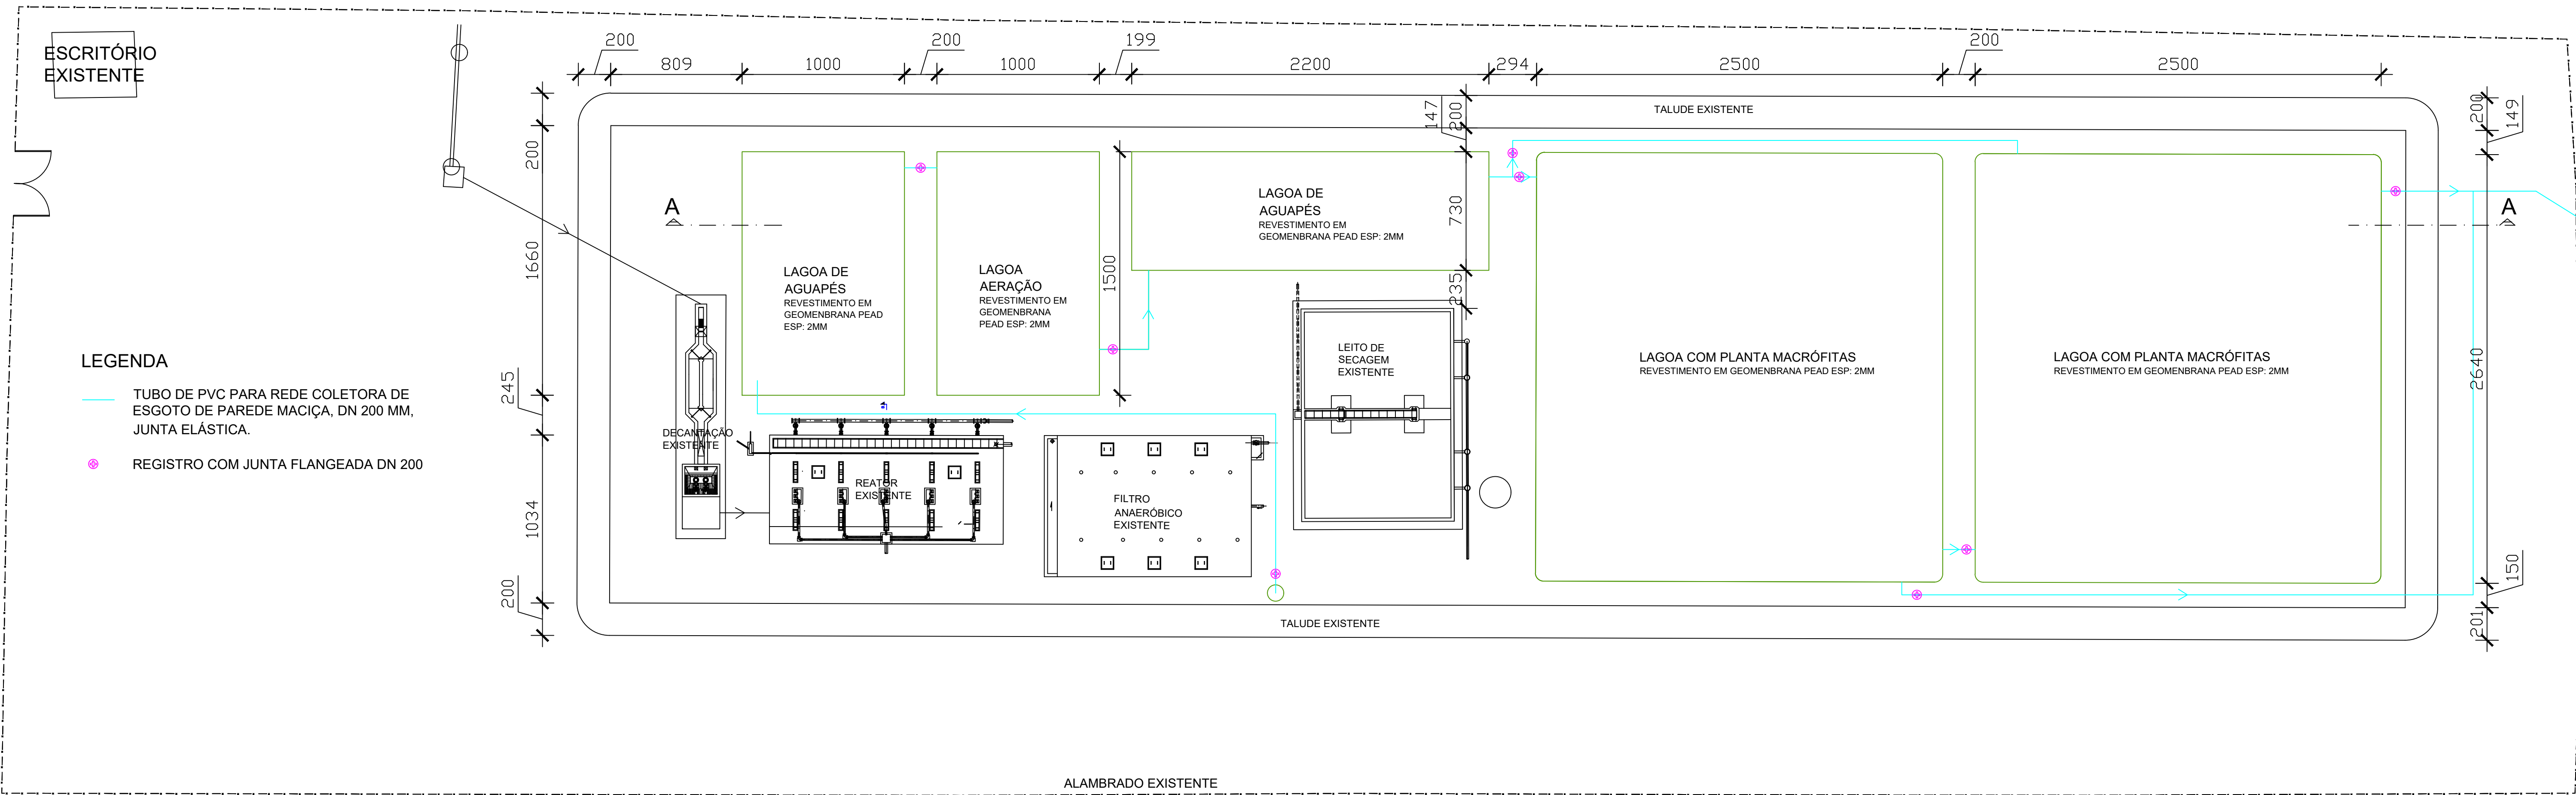

- LEGENDA
- TUBO DE PVC PARA REDE COLETORA DE ESGOTO DE PAREDE MACIÇA, DN 200 MM, JUNTA ELÁSTICA.
 - REGISTRO COM JUNTA FLANGEADA DN 200

PLANTA BAIXA
ESCALA 1 :200

RESERVAÇÃO A PREFEITURA			
TÍTULO:	PROJETO DE AMPLIAÇÃO E MELHORIA TRATAMENTO DE EFLUENTES URBANOS TIPO WETLANDS CONSTRUÍDAS (BIOTA)		
CONTEÚDO:	PLANTA BAIXA, CORTE E SITUAÇÃO (ART-4212045)		
PROJETO:	FABIANNI GONÇALVES ANTÔNIO (ENGº AGRÔNOMA - CREA-598993-GO)		
LOCAL/DESCRIÇÃO:	ESTÁÇÃO DE TRATAMENTO DE ESGOTO DE ARAPORÃ		ÁREAS m²: 7515,61
PROPRIETÁRIO:	NOME/RAZÃO SOCIAL: Prefeitura Municipal de Araporã - MG		
CPF/CNPJ:	23.096.510/0001-49		
PREFEITO MUNICIPAL:	RENATA CRISTINA BORGES		
ASSINATURAS	 FABIANNI GONÇALVES ANTÔNIO (ENGº AGRÔNOMA - CREA-598993-GO)		
DESENHO	DATA: NOVEMBRO-2017	ESCALA: Indicada	DESCRIÇÃO DA FOLHA: PLANTA BAIXA, CORTE E SITUAÇÃO
REVISÃO:	01	FOLHA: 01	